


OPRAVA VODOVODU - PEHD DN 100 SDR 17 - dl. 160m

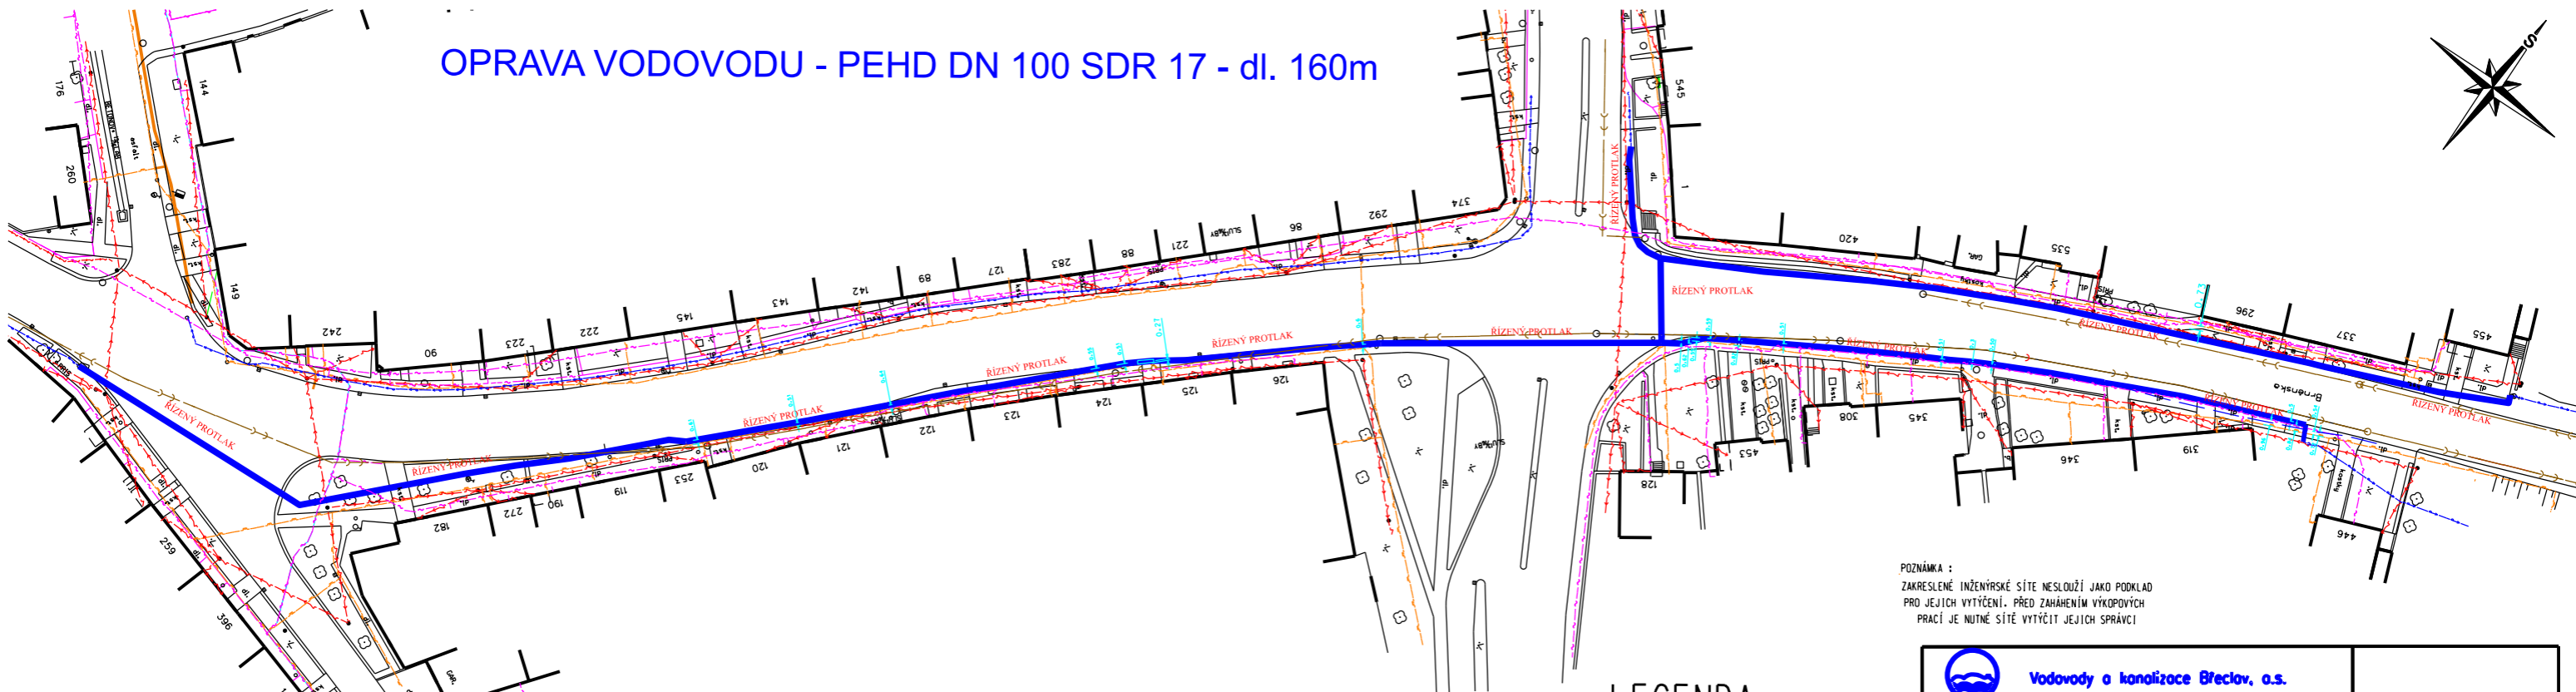

OPRAVA VODOVODU - PEHD DN 200 SDR 17 - dl. 365 m

POZNÁMKA :
ZAKRESLENÉ INŽENÝRSKÉ SÍTE NESLOUŽÍ JAKO PODKLAD
PRO JEJICH VYTÝČENÍ. PŘED ZAHÁZENÍM VÝKOPOVÝCH
PRACÍ JE NUTNÉ SÍTE VYTÝČIT JEJICH SPRÁVCI

LEGENDA

- STÁVAJÍCÍ NADZEMNÍ VEDENÍ VN
- STÁVAJÍCÍ PODZEMNÍ VEDENÍ VN
- STÁVAJÍCÍ NADZEMNÍ VEDENÍ NN
- STÁVAJÍCÍ PODZEMNÍ VEDENÍ NN
- STÁVAJÍCÍ VTL PLYNOVOD
- STÁVAJÍCÍ PLYNOVOD
- STÁVAJÍCÍ SĐELOVACÍ KABELY - CETIN
- STÁVAJÍCÍ SĐELOVACÍ KABELY - INTERNET
- STÁVAJÍCÍ VODOVODNÍ ŘÁDY
- ROZSAH OPRAVY VODOVODU

Vodovody a kanalizace Brno, a.s.			
Vpracoval: Ing.Hrabal	Projektant: Ing.Hrabal	Hl.ing.projektu:	Tech. kontrola:
Investor: Vodovody a kanalizace Brno, a.s.		formát :	5 X A4
Akce: Velké Němčice - Brněnská, oprava vodovodu		Datum:	TP
		Soubor:	
		číslo zakázky:	č. přílohy: 02
Příloha: Situace stavby		Měřítko: 1:500	